



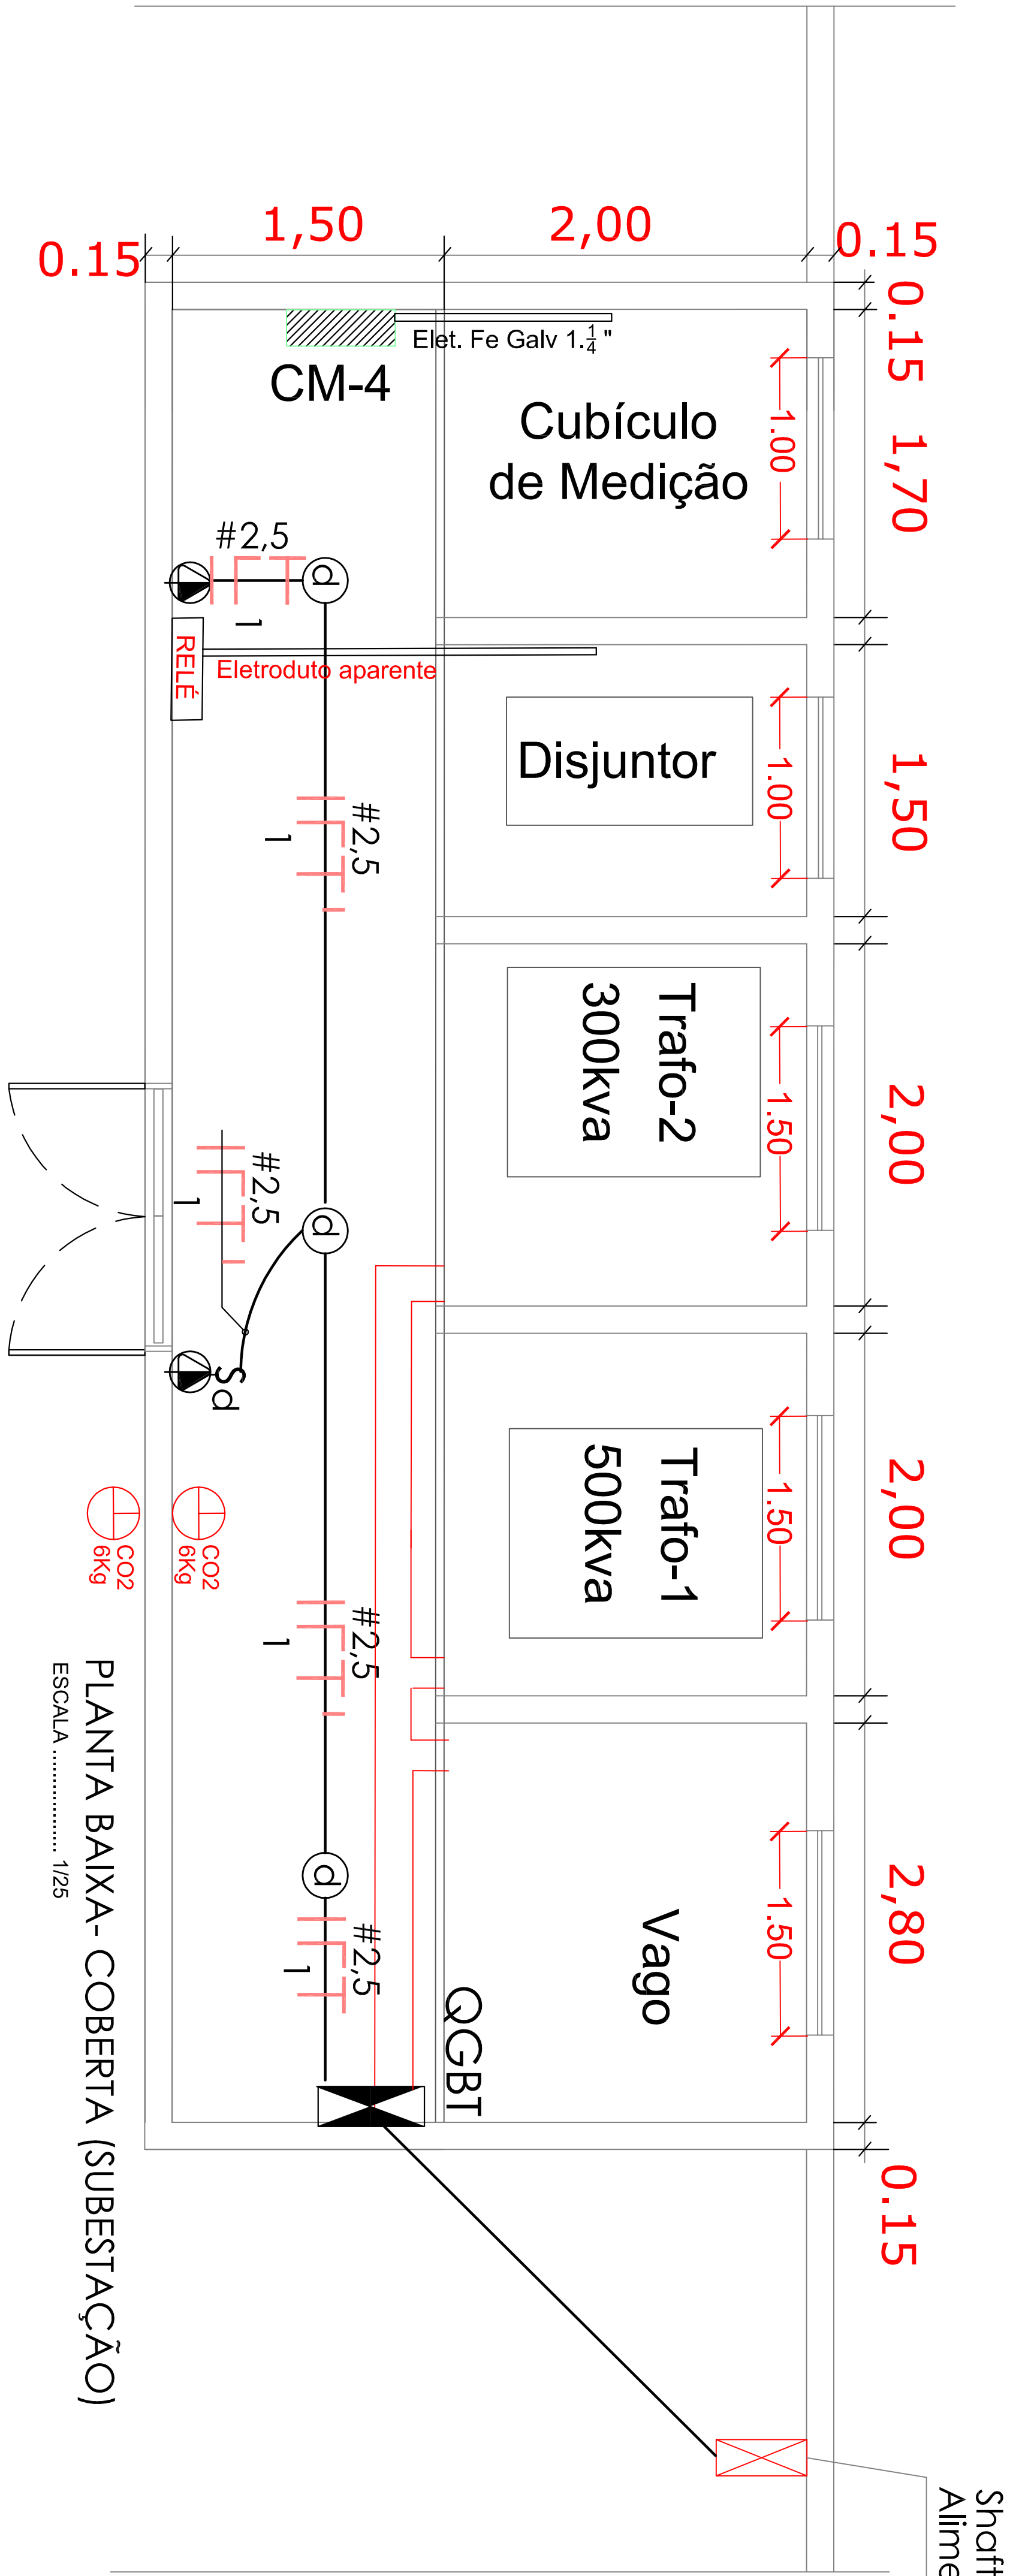

PLANTA BAIXA- COBERTA (SUBESTAÇÃO)

ESCALA 1/25

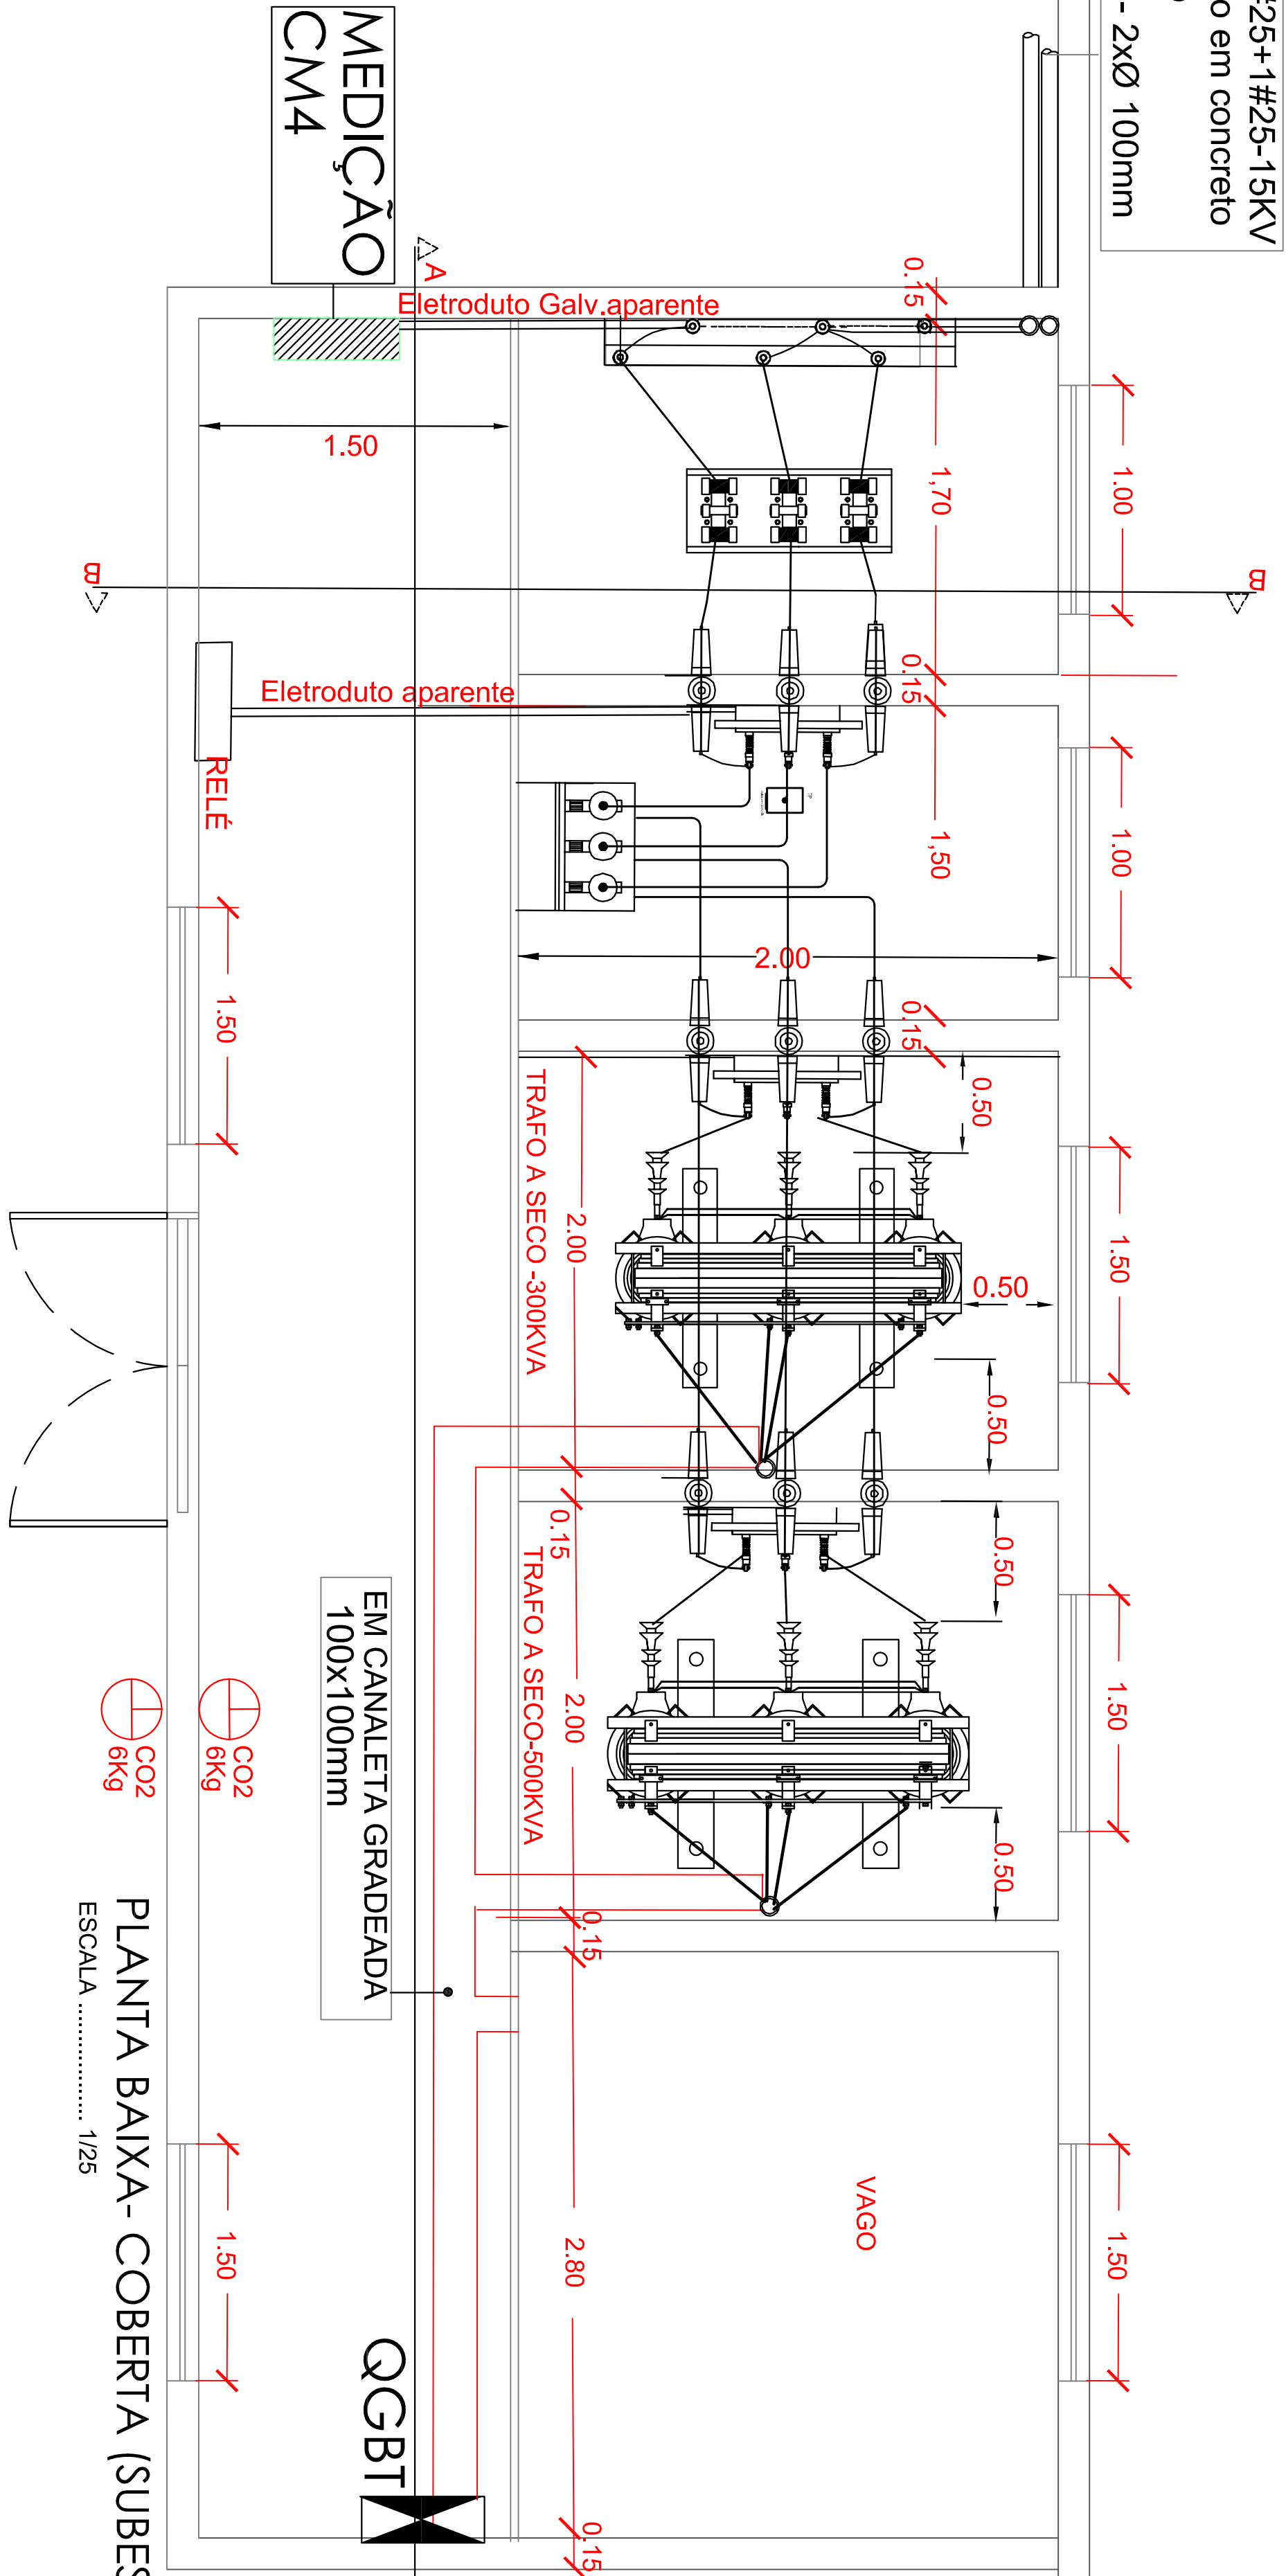

PLANTA BAIXA- COBERTA (SUBESTAÇÃO)

ESCALA 1/25

PROJETADO			
PROJETO			
CONSTRUÇÃO			
PROJETO	SUBESTAÇÃO ABRIGADA 800KVA		
LOCAL	JOÃO PESSOA - PB		
PROJETO/PRO	ASSEMBLEIA LEGISLATIVA DO ESTADO DA PARAIBA		
RESP. TÉCNICO	JOAQUIM ELIAS		
DATA	19/08/2017		
ESCALA	1/25		