


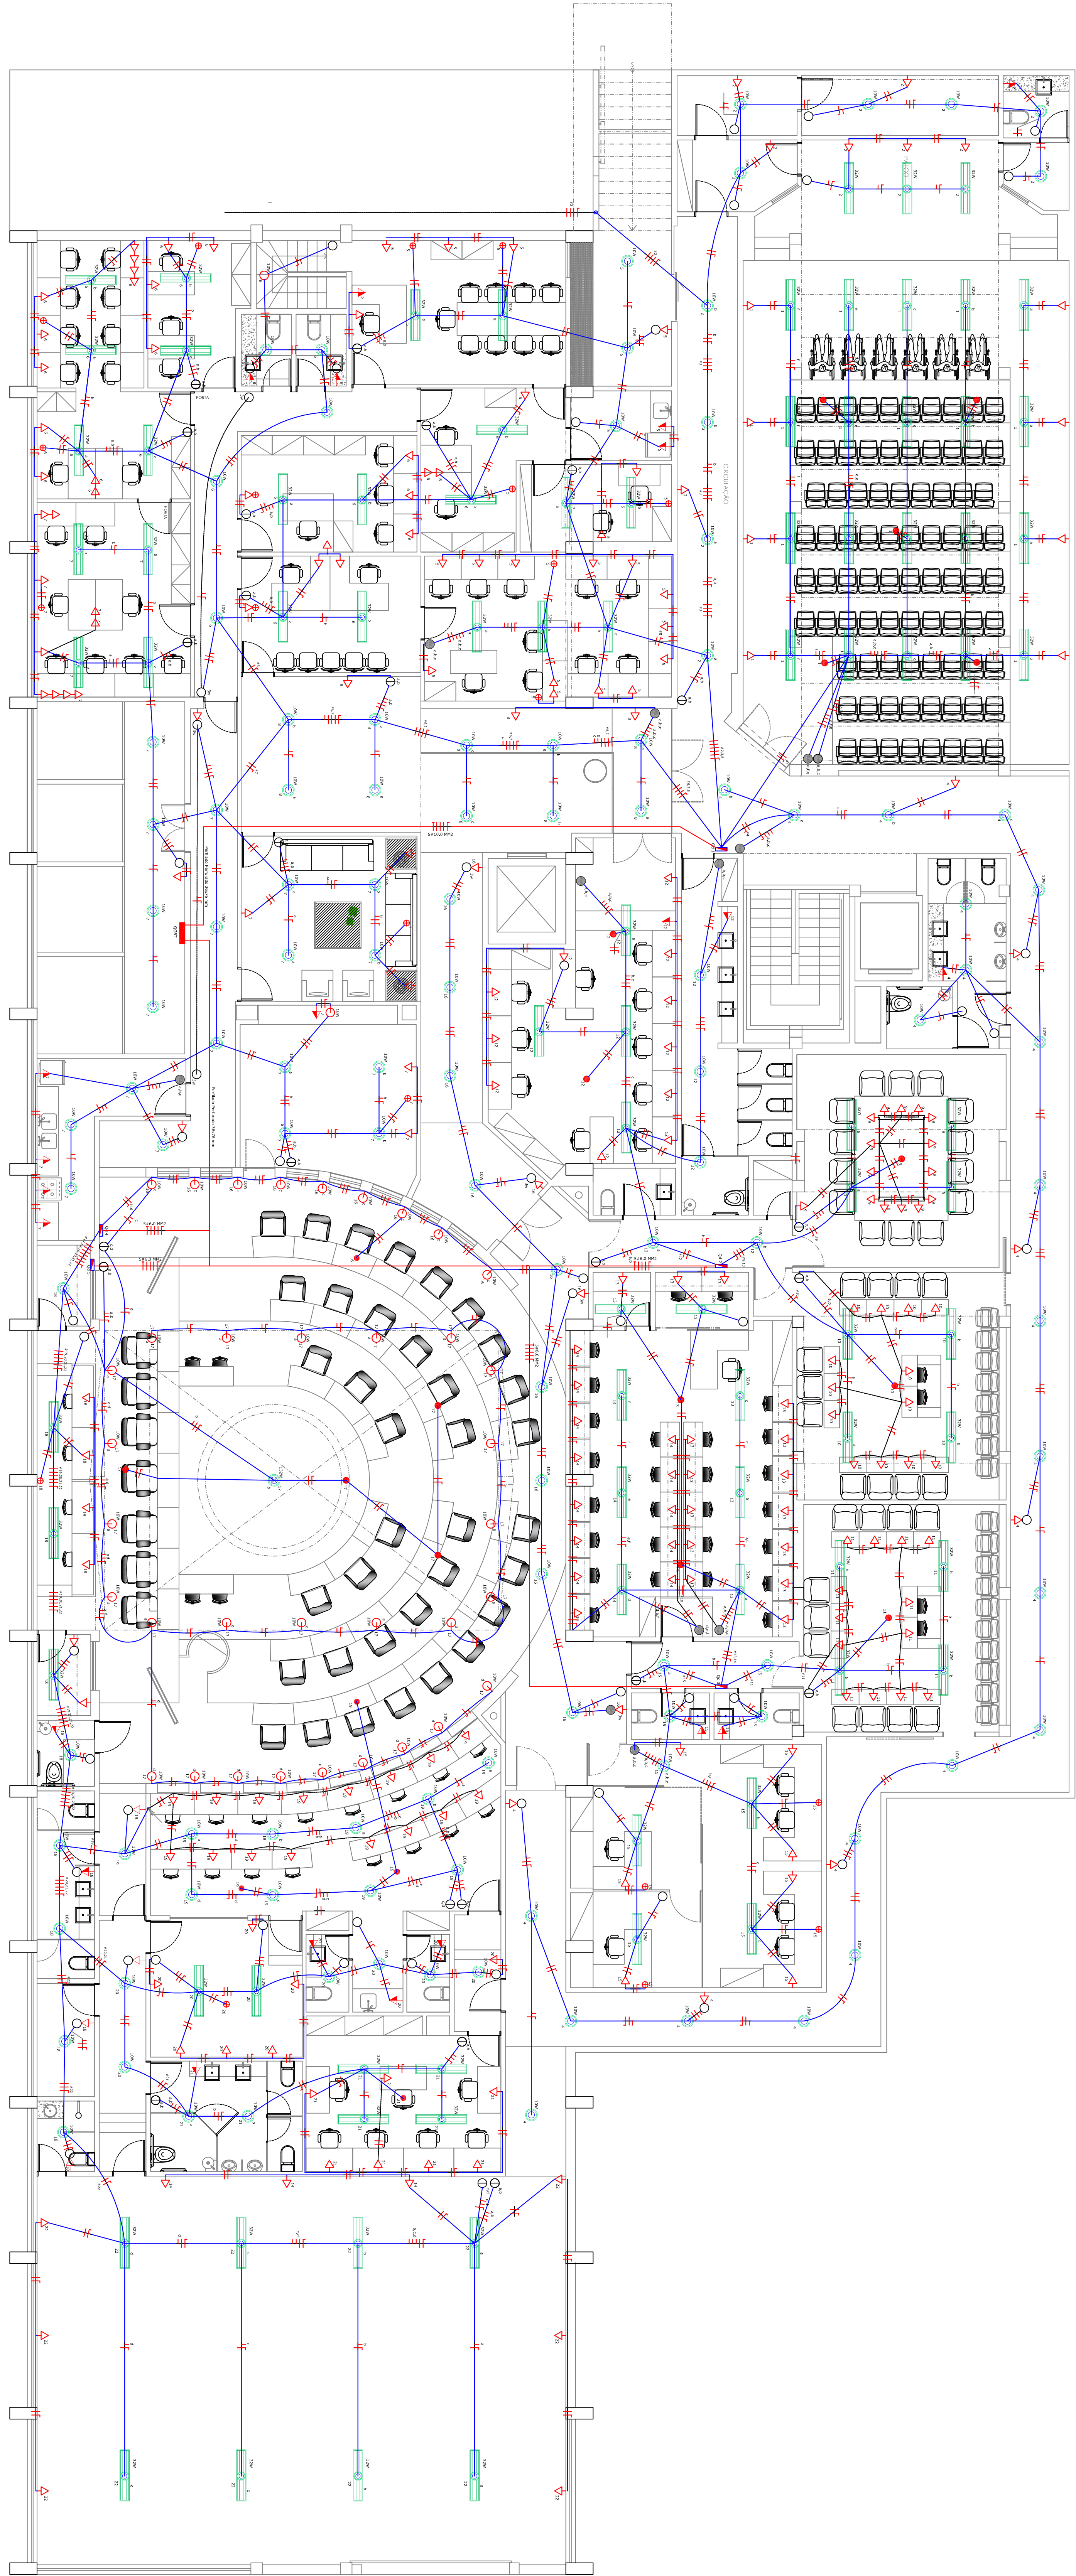

PLANTA BAIXA - SEMI-ENTERRADO
CIRCUITOS DE LUZ E FORÇA
ESCALA: 1/25

MODELO	CÓDIGO	UNIDADES DE MEDIDA	OTRO	ESPECIFICACIONES
AA05	39991	32AN		Unidades de trabajo con motor a gasolina de 32CV, 1000mm de altura, 1000mm de ancho y 1000mm de profundidad. Incluye 1000mm de altura, 1000mm de ancho y 1000mm de profundidad.
LAMPARAS				
Lamparas LED 32W Philips 4000K Lux Brocas -220V				
MODELO	CÓDIGO	UNIDADES DE MEDIDA	OTRO	ESPECIFICACIONES
5N-1-0C	034.034.170	10W		Unidades de trabajo con motor a gasolina de 10CV, 1000mm de altura, 1000mm de ancho y 1000mm de profundidad. Incluye 1000mm de altura, 1000mm de ancho y 1000mm de profundidad.
Lamparas LED 10W Philips 3000K Lux Brocas -220V				

[illegible]